


PLANTA BAIXA TÉRREO  
ESCALA 1/75

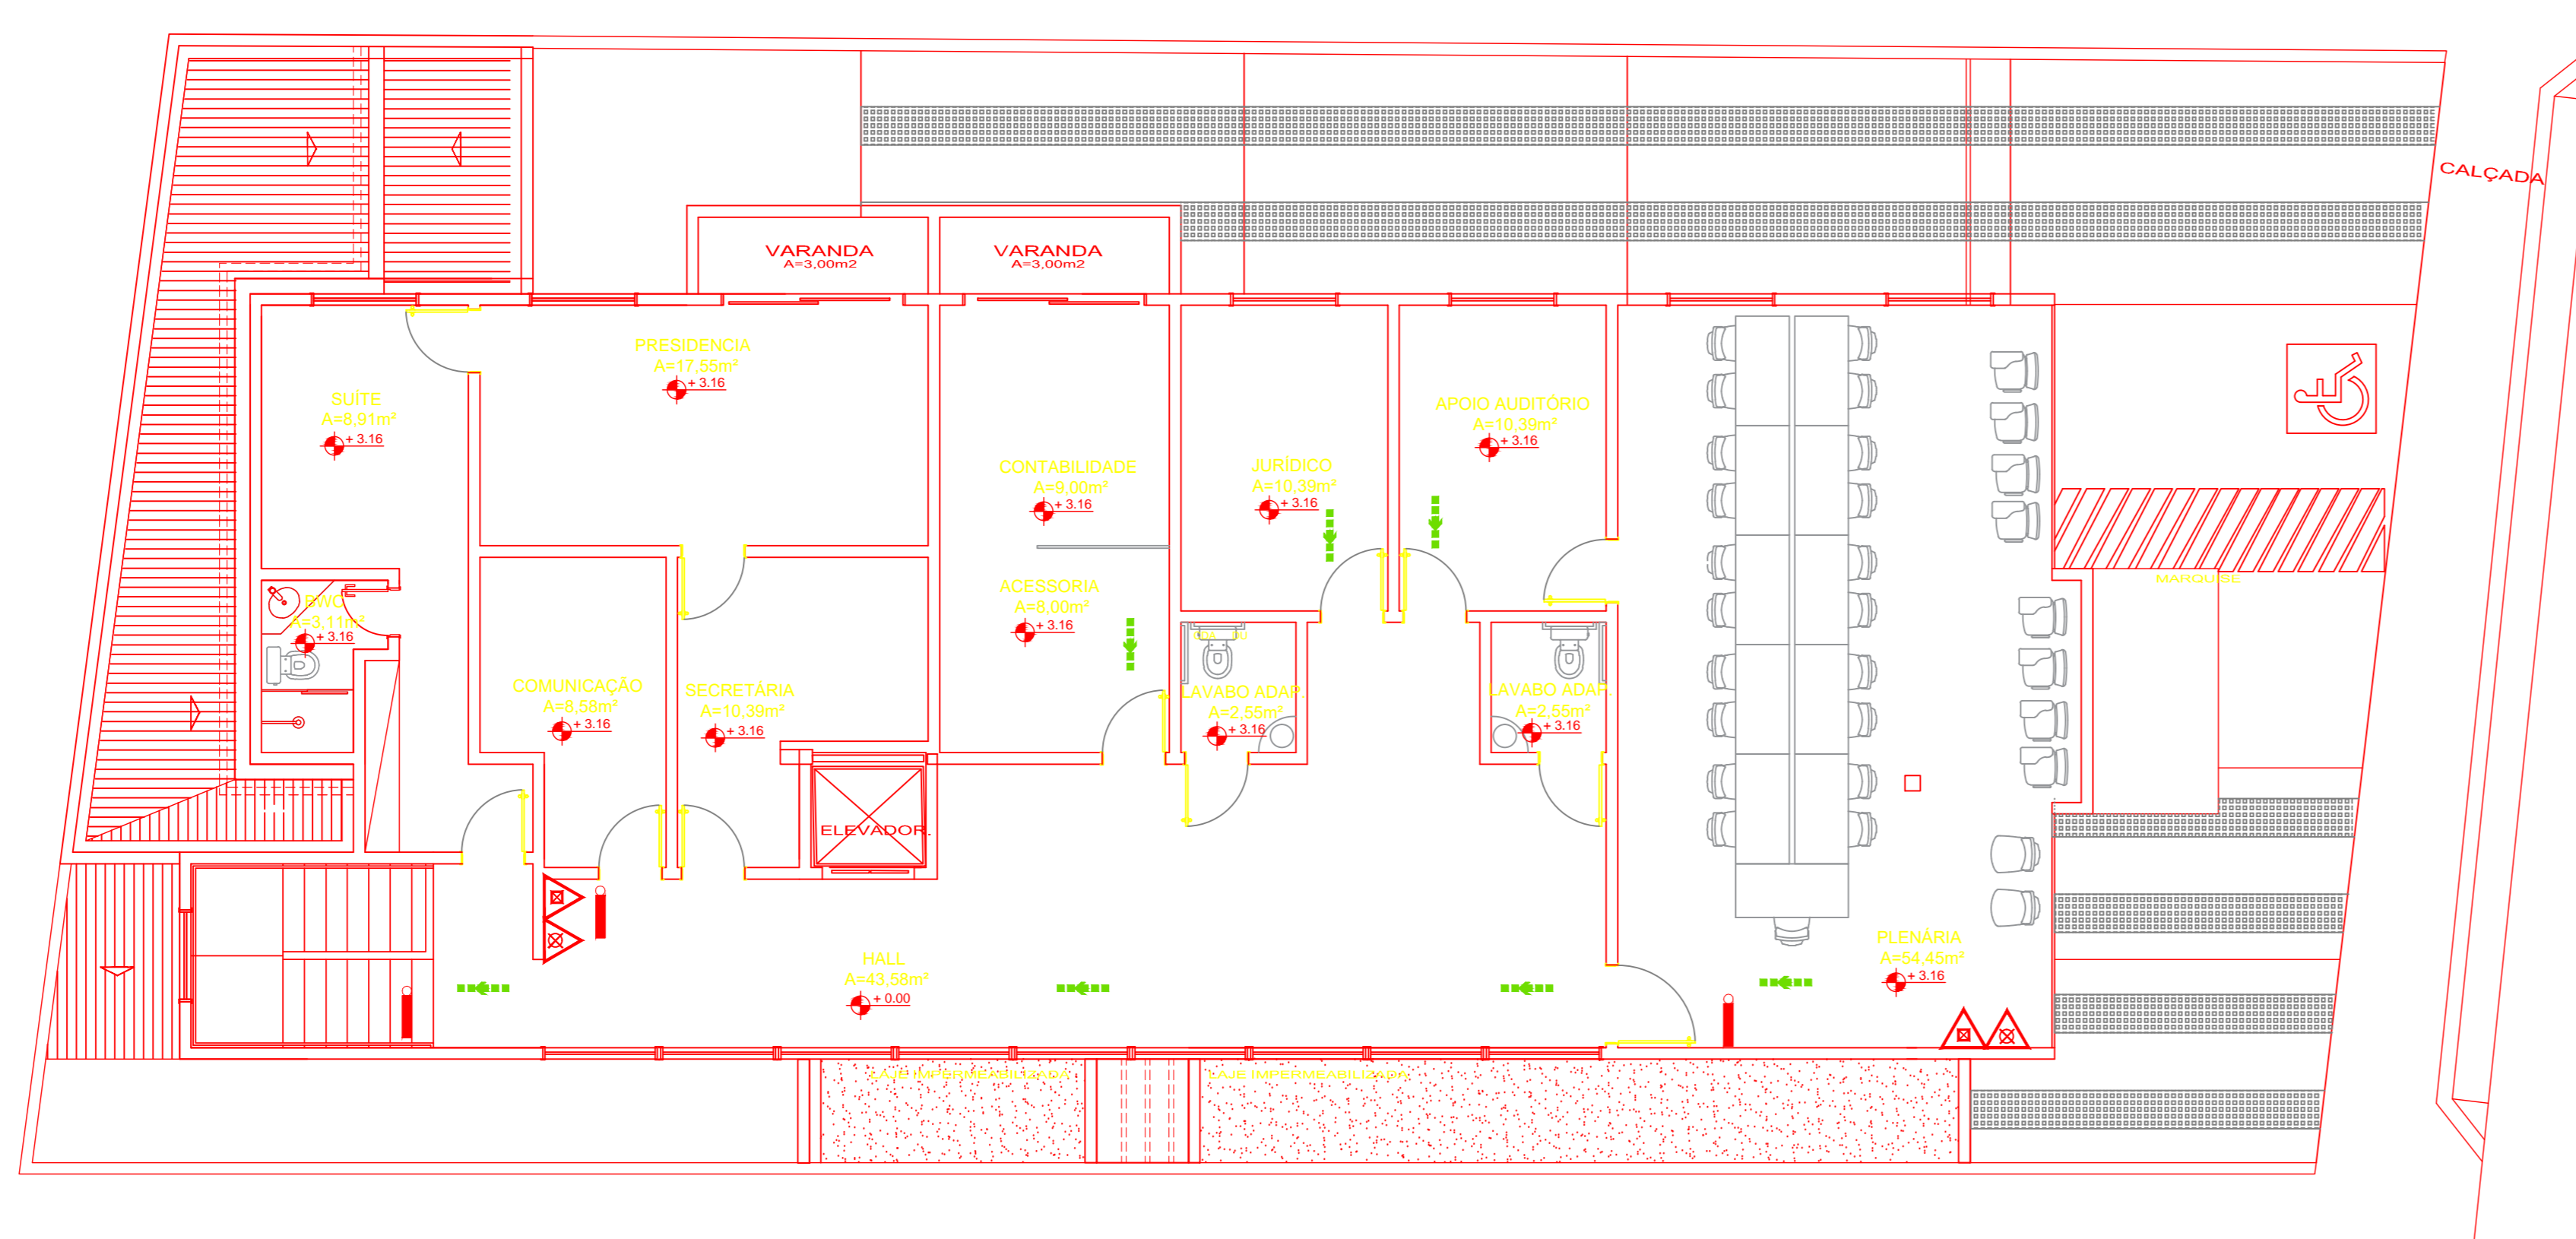

PLANTA BAIXA PAVT. SUPERIOR  
ESCALA 1/75

### SIMBOLOGIA PARA A SINALIZAÇÃO DE EMERGÊNCIA

**Sinalização de Proibição**

- Proibido Fumar
- Proibido Prostrar
- Proibido beber água para sugar e fígido
- Proibido entrar sem autorização

**Sinalização de Orientação e Salvamento**

- SAÍDA
- Saída de emergência
- Saída de emergência
- Escada de segurança

**Sinalização de Alerta**

- Alerta geral
- Cuidado: fogo
- Cuidado: piso molhado
- Cuidado: piso escorregadio
- Cuidado: fio de energia

**Sinalização de Equipamentos de Combate a Incêndio e Alarme**

- Extintor de combate a incêndio
- Equip. de combate
- Alarme de incêndio
- Hidrante

### DETALHE ILUMINAÇÃO DE EMERGÊNCIA



- POTÊNCIA MÍNIMA 16 W COM RECARGA AUTOMÁTICA NA FONTE DE ENERGIA
- AUTONOMIA 2:00 HS
- LOCALIZAÇÃO: NAS ROTAS DE FUGA
- AS LUMINÁRIAS DEVEM SER CONSTITUÍDAS DE MATERIAIS QUE RESISTEM A 70° C POR PELA MENOS 1:00 H SEGUIDA
- NÃO UTILIZAR OS ELETRODUTOS DOS CONDUTORES DA ILUMINAÇÃO DE EMERGÊNCIA PARA OUTROS FINS.

### LEGENDA

SÍMBOLO	DESCRIÇÃO
	EXTINTOR PORTÁTIL DE FO QUÍMICO SECO (PQ) - 10KG - 10KG - 3A - 45 BC
	EXTINTOR PORTÁTIL DE FO QUÍMICO SECO (PQ) - 10KG - 10KG - 3A - 45 BC OU CONFORME INDICADO EM PROJETO ANEXO
	EXTINTOR PORTÁTIL DE ÁGUA PRESSURIZADA (PQ) - 10L - 3A
	EXTINTOR PORTÁTIL DE GÁS CARBÔNICO (PQ) - 10KG - 3A - 45 BC
	PONTO DE ILUMINAÇÃO DE EMERGÊNCIA COM 02 LÂMPADAS FLUORESCENTES 9W
	ROTA DE FUGA - SAÍDA FINAL
	ROTA DE FUGA - CORREDOR A SEGUIR

Nota:  
1- Projeto elaborado de forma que atenda todas as exigências de sinalizações de emergência citadas na IT 20/11 CBPM-RN.

PROPRIETÁRIO: CONSELHO REGIONAL DE EDUCAÇÃO FÍSICA DA 16 REGIÃO - CREF 16/RN  
CNPJ: 23.933.574/0001-70

RESPONSÁVEL TÉCNICO: JONI KAUO MEDEIROS - CREA 210181845-0  
ENGENHEIRO CIVIL

Assunto:  
**PROJETO DE COMBATE A INCÊNDIO**

Proprietário:  
CONSELHO REGIONAL DE EDUCAÇÃO FÍSICA DA 16 REGIÃO - CREF 16/RN

Localização:  
RUA ATAÍLFO ALVES, LOT. 77 - Q.03 CANDELÁRIA- NATAL/RN  
CEP 59.064-570

Conteúdo:  
PLANTA BAIXA TÉRREO, PLANTA BAIXA PAVT. SUPERIOR  
E DETALHES.

Área Construída: 521,82 m <sup>2</sup>	Área do terreno: 450,00 m <sup>2</sup>	Área coberta: 312,84m <sup>2</sup>	Folha: <b>01/02</b>
Área Permeável: 93,65m <sup>2</sup>	Taxa de ocupação: 63,42%	Escala: 1/75	
Digitalização: Ana Célia	Arquivo: PRO2.DWG	Data: JANEIRO/2019	